


01 PLANTA BAIXA - ÁGUA FRIA - DET AF03  
ESCALA: 1/50

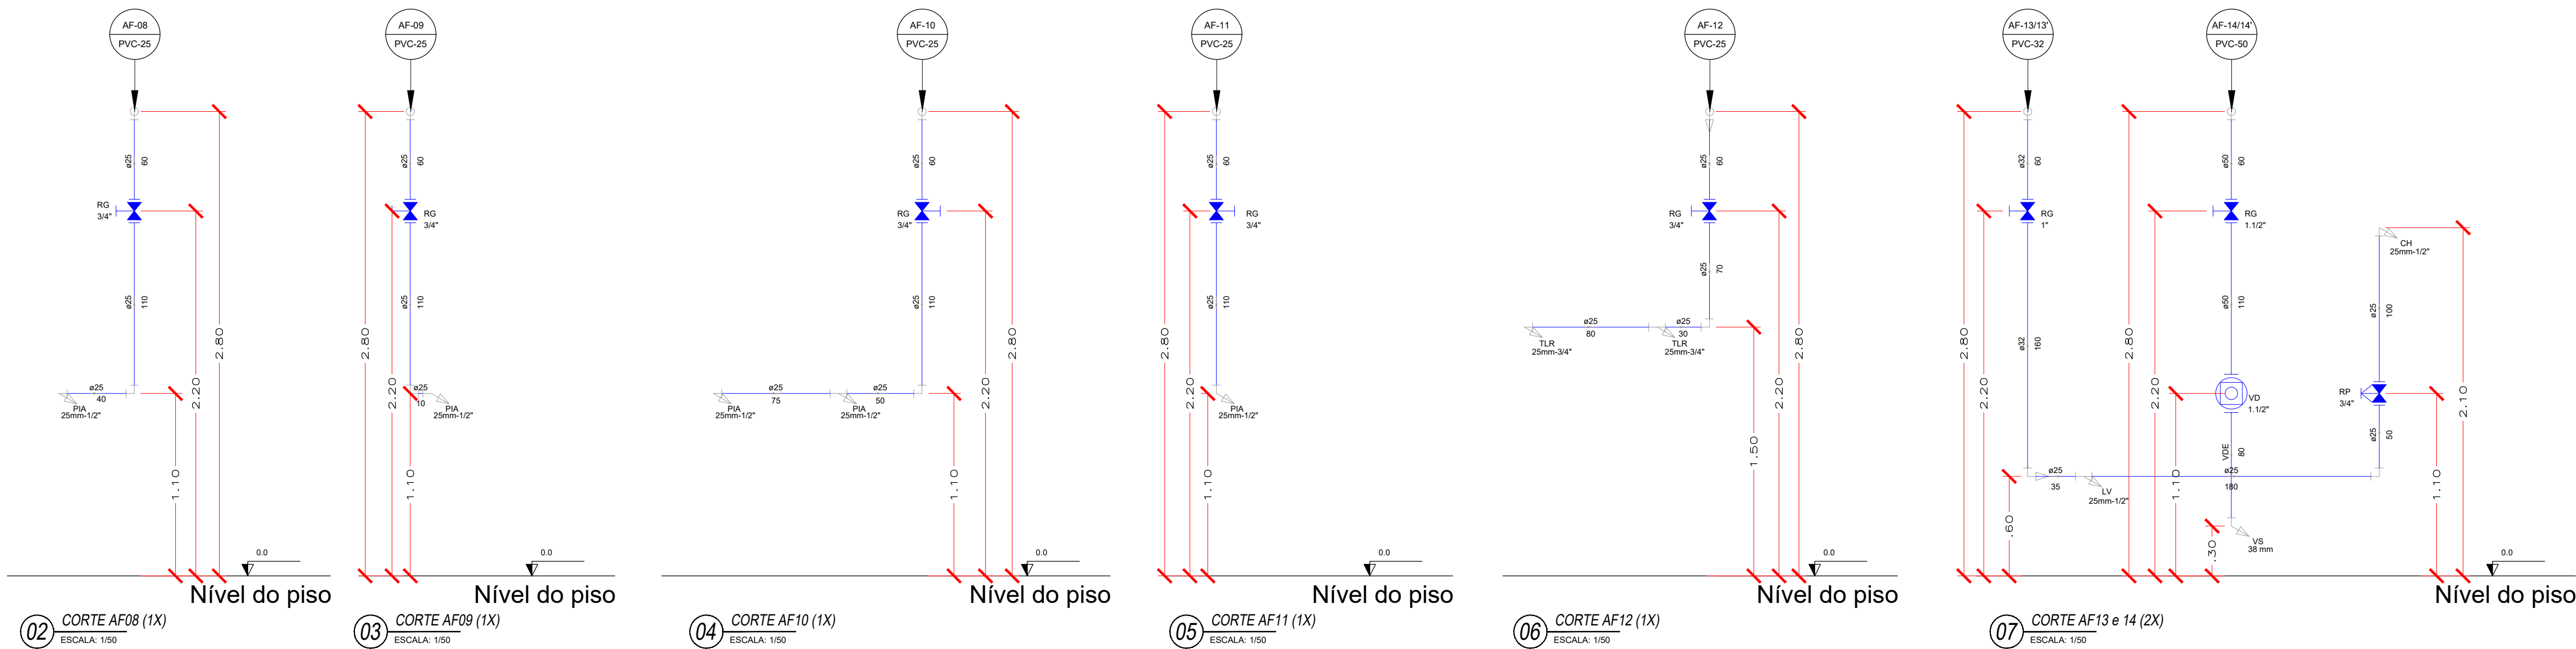

LEGENDA	
	VÁLVULA DE DESCARGA (VD)
	REGISTRO DE GAVETA (RG)
	REGISTRO DE PRESSÃO (RP)
LV = LAVATÓRIO VS = VASO SANITÁRIO MIC = MICTÓRIO PIA = PIA TLR = TANQUE ALTURAS DEVEM SER EXECUTADAS, CONFORME CORTES.	

#### CONVENÇÕES

AF - COLUNA DE ÁGUA FRIA	- TUBULAÇÃO QUE DESCE :		X - NÚMERO DA COLUNA
AP - COLUNA DE ÁGUAS PLUVIAIS			Y - DIÂMETRO DA COLUNA
CV - COLUNA DE VENTILAÇÃO			
AL - ÁGUA DIRETA (ALIMENTADOR PREDIAL)			
DN - DIÂMETRO NOMINAL (COMERCIAL)			
PVC - TUBULAÇÃO DE PVC RÍGIDO SÉRIE NORMAL	- TUBULAÇÃO QUE SOBE :		X - NÚMERO DA COLUNA
CI - CAIXA DE INSPEÇÃO PRÉ-MOLDADA			Y - DIÂMETRO DA COLUNA
CG - CAIXA DE GORDURA EM ALVENARIA			

#### OBSERVAÇÕES

- PROJETO FOI CONCEBIDO CONFORME PARÂMETROS DAS NORMAS ABAIXO:
  - NBR 5626/1998 - INSTALAÇÃO PREDIAL DE ÁGUA FRIA;
  - NBR 8160/1999 - SISTEMAS PREDIAIS DE ESGOTO SANITÁRIO - PROJETO E EXECUÇÃO;
  - NBR 7229/1993 - PROJETO, CONSTRUÇÃO E OPERAÇÃO DE SISTEMAS DE TANQUES SÉPTICOS
  - NBR 13969/1997 - TANQUES SÉPTICOS - UNIDADES DE TRATAMENTO COMPLEMENTAR E DISPOSIÇÃO FINAL DOS EFLUENTES LÍQUIDOS - PROJETO, CONSTRUÇÃO E OPERAÇÃO;
  - NBR 10844/1989 - INSTALAÇÕES PREDIAIS DE ÁGUAS PLUVIAIS;
- TUBULAÇÕES A SEREM EMPREGADAS NESSE PROJETO SEGUIRÃO AS SEGUINTE ESPECIFICAÇÕES:
  - PVC RÍGIDO SOLDÁVEL PARA ÁGUA FRIA, CLASSE 15, CONFORME NBR 5648;
  - PVC SÉRIE NORMAL PARA ESGOTO PRIMÁRIO E SECUNDÁRIO, CONFORME NBR 8160;
  - PVC SÉRIE REFORÇADA PARA ÁGUAS PLUVIAIS CONFORME NBR 1084;

#### CARIMBO DE APROVAÇÃO

**ASSOCIAÇÃO MATO-GROSSENSE DOS MUNICÍPIOS**  
COORDENAÇÃO TÉCNICA E DE PROJETOS

SITE: [www.amm.org.br](http://www.amm.org.br)  
E-MAIL: [centraldeprojetosamm@gmail.com](mailto:centraldeprojetosamm@gmail.com)

**ADM. NEURILAN FRAGA**

**IAD**  
INSTITUTO ASSISTENCIAL DE DESENVOLVIMENTO

TIPO DE OBRA:	INSTITUCIONAL	CONSTRUÇÃO
OBRA:	CONSTRUÇÃO DA ESCOLA MUNICIPAL JOÃO BATISTA	
PROPRIETÁRIO/ CNPJ:	PREFEITURA MUNICIPAL DE DIAMANTINO - MT CNPJ: 03.648.540/0001-74	
ENDEREÇO:	Rod. Senador Roberto Campos MT, 1211/Esquina Com a Rua Belo Horizonte - Quadra 04 - Bairro Alvorada (Novo Diamantino) - Diamantino/MT.	
AUTOR DO PROJETO: CREA/CAU:	EVALDO BRAZ DE FIGUEIREDO JUNIOR Eng. Sanitarista e Ambiental CREA: 1215283946	
RESPONSÁVEL TÉCNICO P/ OBRA:		
PROJETO DE HIDROSSANITÁRIO		
ASSUNTO:	PROJETO ÁGUA FRIA: DETALHE AF03 E CORTES	

COORDENADAS GEOGRÁFICAS		LATITUDE: 14° 22'11"S / LONGITUDE: 56° 22'57"O	QUADRO DE ÁREAS
DATA DE ENTREGA: 29/10/2018		CONFORME PROJETO ARQUITETÔNICO	<div>HID</div> <div>FOLHA Nº</div> <div>04</div> <div>08</div>
REVISÃO: 1ª - 00/00/0000			
ESCALA: INDICADA			
ART: 000000-0		DESENHO: Evaldo Braz de F. Junior	

HID

FOLHA Nº

04  
08