




01 PLANTA BAIXA - ESGOTO - DET S01
ESCALA: 1:50

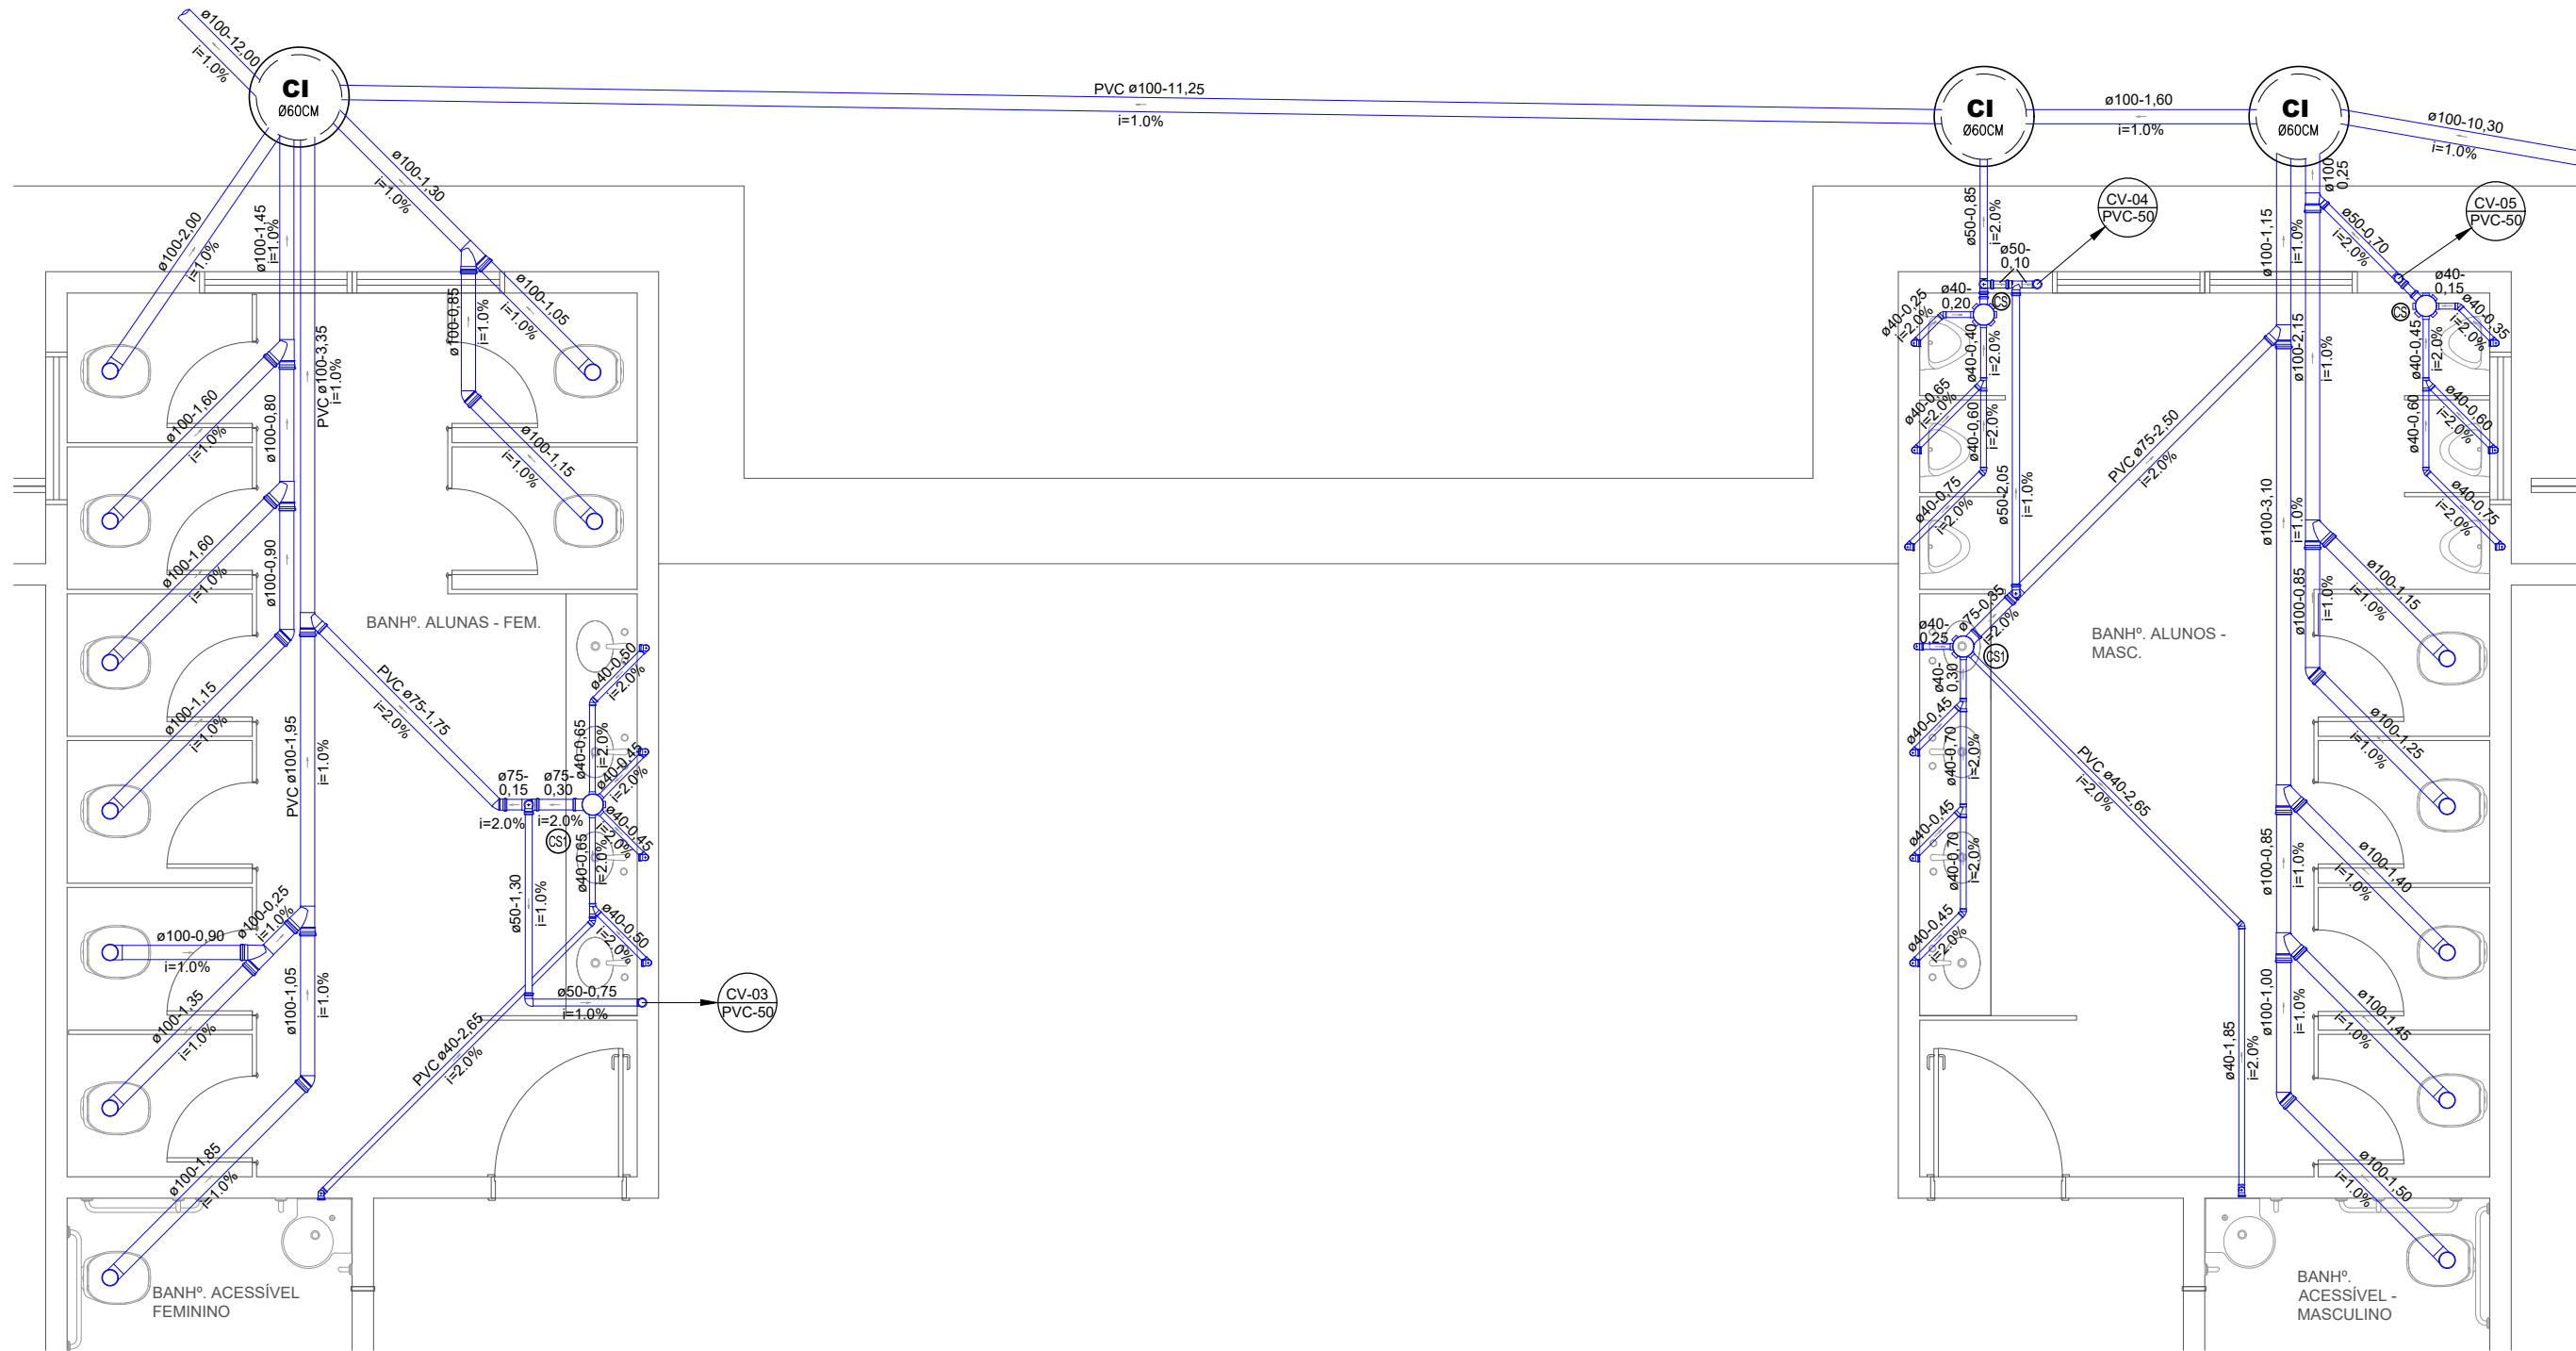

02 PLANTA BAIXA - ESGOTO - DET S02
ESCALA: 1:50

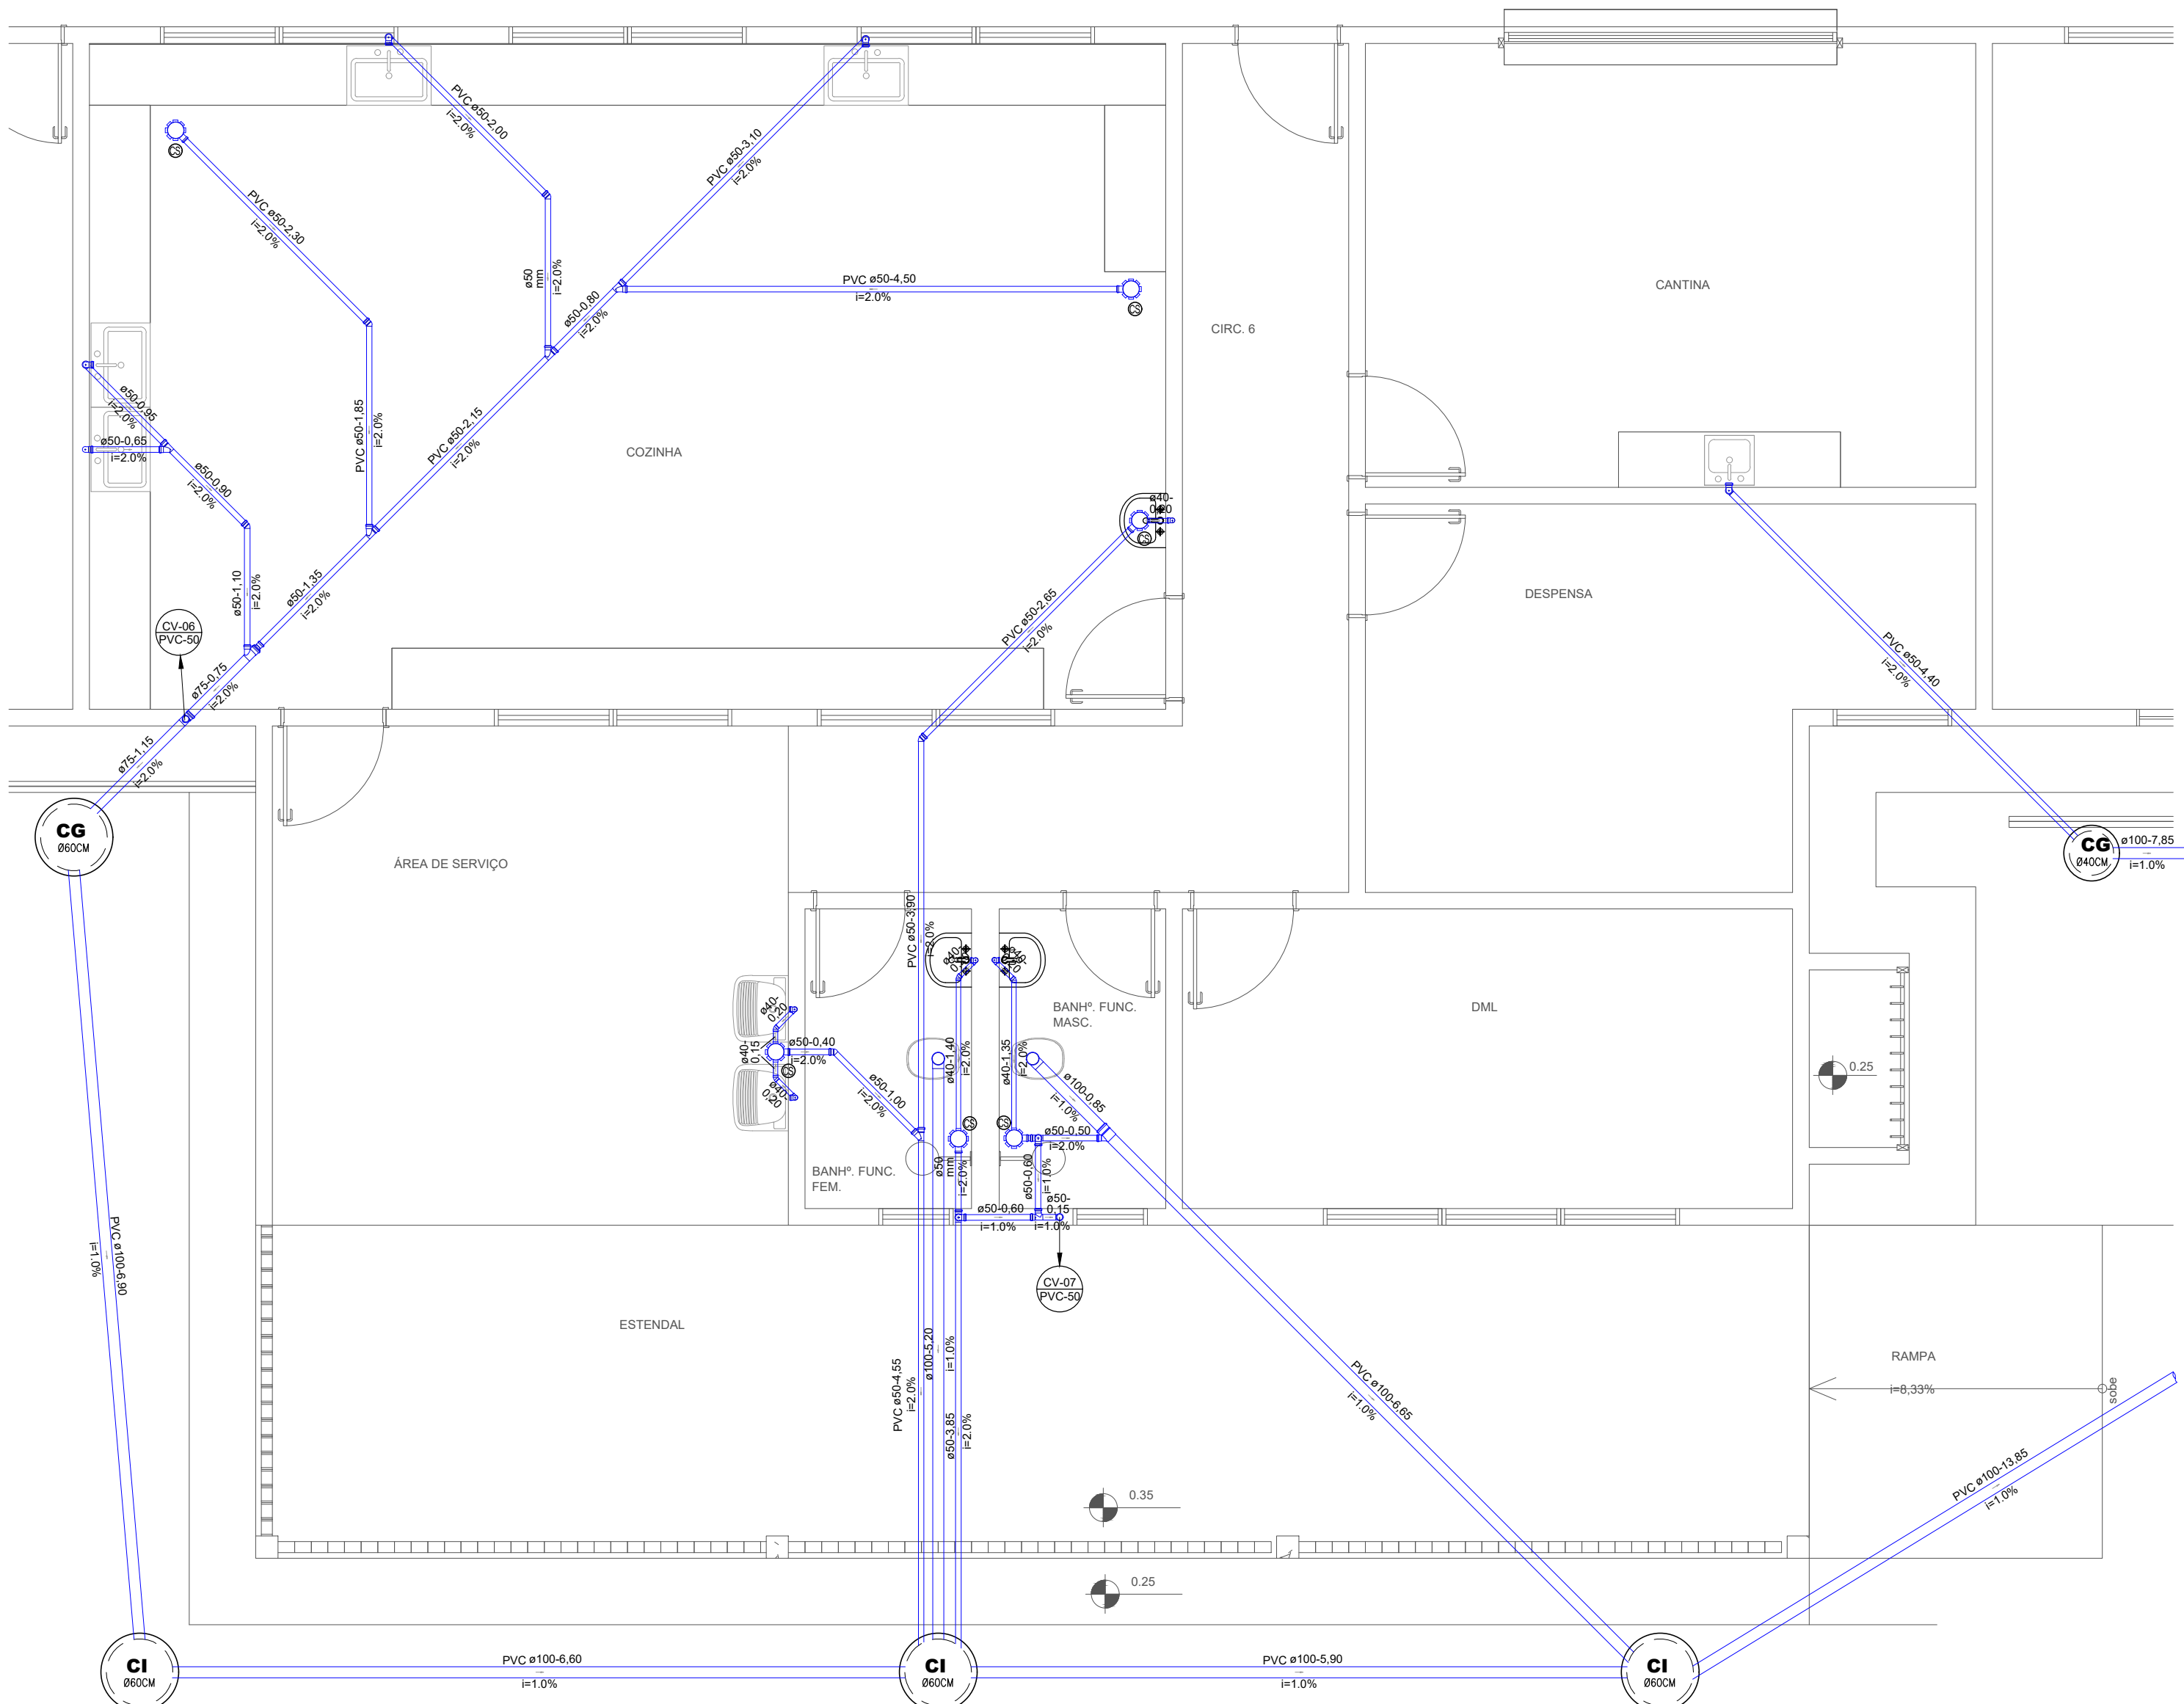

03 PLANTA BAIXA - ESGOTO - DET S03
ESCALA: 1:50

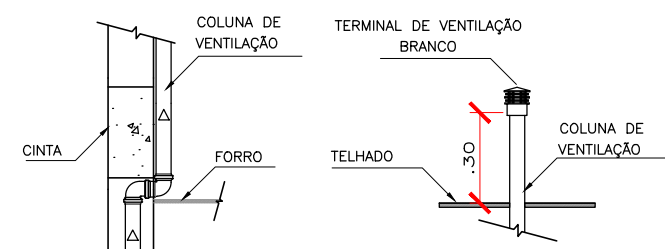

04 DETALHE COLUNA DE VENTILAÇÃO
ESCALA: 1:20

CONVENÇÕES

AF - COLUNA DE ÁGUA FRIA	- TUBULAÇÃO QUE DESCE :	X	- NÚMERO DA COLUNA
AP - COLUNA DE ÁGUAS PLUVIAIS		Y	- DIÂMETRO DA COLUNA
CV - COLUNA DE VENTILAÇÃO		X	- TUBULAÇÃO QUE SOBE :
AL - ÁGUA DIRETA (ALIMENTADOR PREDIAL)		Y	- NÚMERO DA COLUNA
DN - DIÂMETRO NOMINAL (COMERCIAL)			
PVC - TUBULAÇÃO DE PVC RÍGIDO SÉRIE NORMAL			
CI - CAIXA DE INSPEÇÃO PRÉ-MOLDADA			
CG - CAIXA DE GORDURA EM ALVENARIA			

OBSERVAÇÕES

- PROJETO FOI CONCEBIDO CONFORME PARÂMETROS DAS NORMAS ABAIXO:
 - NBR 5626/1998 - INSTALAÇÃO PREDIAL DE ÁGUA FRIA;
 - NBR 8160/1999 - SISTEMAS PREDIAIS DE ESGOTO SANITÁRIO - PROJETO E EXECUÇÃO;
 - NBR 7229/1993 - PROJETO, CONSTRUÇÃO E OPERAÇÃO DE SISTEMAS DE TANQUES SÉPTICOS
 - NBR 13969/1997 - TANQUES SÉPTICOS - UNIDADES DE TRATAMENTO COMPLEMENTAR E DISPOSIÇÃO FINAL DOS EFLUENTES LÍQUIDOS - PROJETO, CONSTRUÇÃO E OPERAÇÃO;
 - NBR 10844/1989 - INSTALAÇÕES PREDIAIS DE ÁGUAS PLUVIAIS;
- TUBULAÇÕES A SEREM EMPREGADAS NESSE PROJETO SEGUIRÃO AS SEGUINTE ESPECIFICAÇÕES:
 - PVC RÍGIDO SOLDÁVEL PARA ÁGUA FRIA, CLASSE 15, CONFORME NBR 5648;
 - PVC SÉRIE NORMAL PARA ESGOTO PRIMÁRIO E SECUNDÁRIO, CONFORME NBR 8160;
 - PVC SÉRIE REFORÇADA PARA ÁGUAS PLUVIAIS CONFORME NBR 1084;

CARIMBO DE APROVAÇÃO

ASSOCIAÇÃO MATO-GROSSENSE DOS MUNICÍPIOS
COORDENAÇÃO TÉCNICA E DE PROJETOS

SITE: www.amm.org.br
E-MAIL: centraldeprojetosamm@gmail.com

ADM. NEURILAN FRAGA

IAD
INSTITUTO ASSISTENCIAL DE DESENVOLVIMENTO

TIPO DE OBRA:	INSTITUCIONAL	CONSTRUÇÃO
OBRA:	CONSTRUÇÃO DA ESCOLA MUNICIPAL JOÃO BATISTA	
PROPRIETÁRIO/ CNPJ:	PREFEITURA MUNICIPAL DE DIAMANTINO - MT CNPJ: 03.648.540/0001-74	
ENDEREÇO:	Rod. Senador Roberto Campos MT, 1211/Esquina Com a Rua Belo Horizonte - Quadra 04 - Bairro Alvorada (Novo Diamantino) - Diamantino/MT.	
AUTOR DO PROJETO: CREA/CAU:	EVALDO BRAZ DE FIGUEIREDO JUNIOR Eng. Sanitarista e Ambiental CREA: 1215283946	
RESPONSÁVEL TÉCNICO P/ OBRA:	PROJETO DE HIDROSSANITÁRIO	
ASSUNTO:	PROJETO SANITÁRIO: DETALHES S01, S02 E S03	

COORDENADAS GEOGRÁFICAS		LATITUDE: 14° 22'11"S / LONGITUDE: 56° 22'57"O	QUADRO DE ÁREAS
DATA DE ENTREGA: 29/10/2018		CONFORME PROJETO ARQUITETÔNICO	HID FOLHA Nº 06 /08
REVISÃO: 1° - 00/00/0000			
ESCALA: INDICADA			
ART: 000000-0			
DESENHO: Evaldo Braz de F. Junior			